


体育館 消火器・消火栓ボックス設置場所 2F

● 消火器  
■ 消火栓ボックス

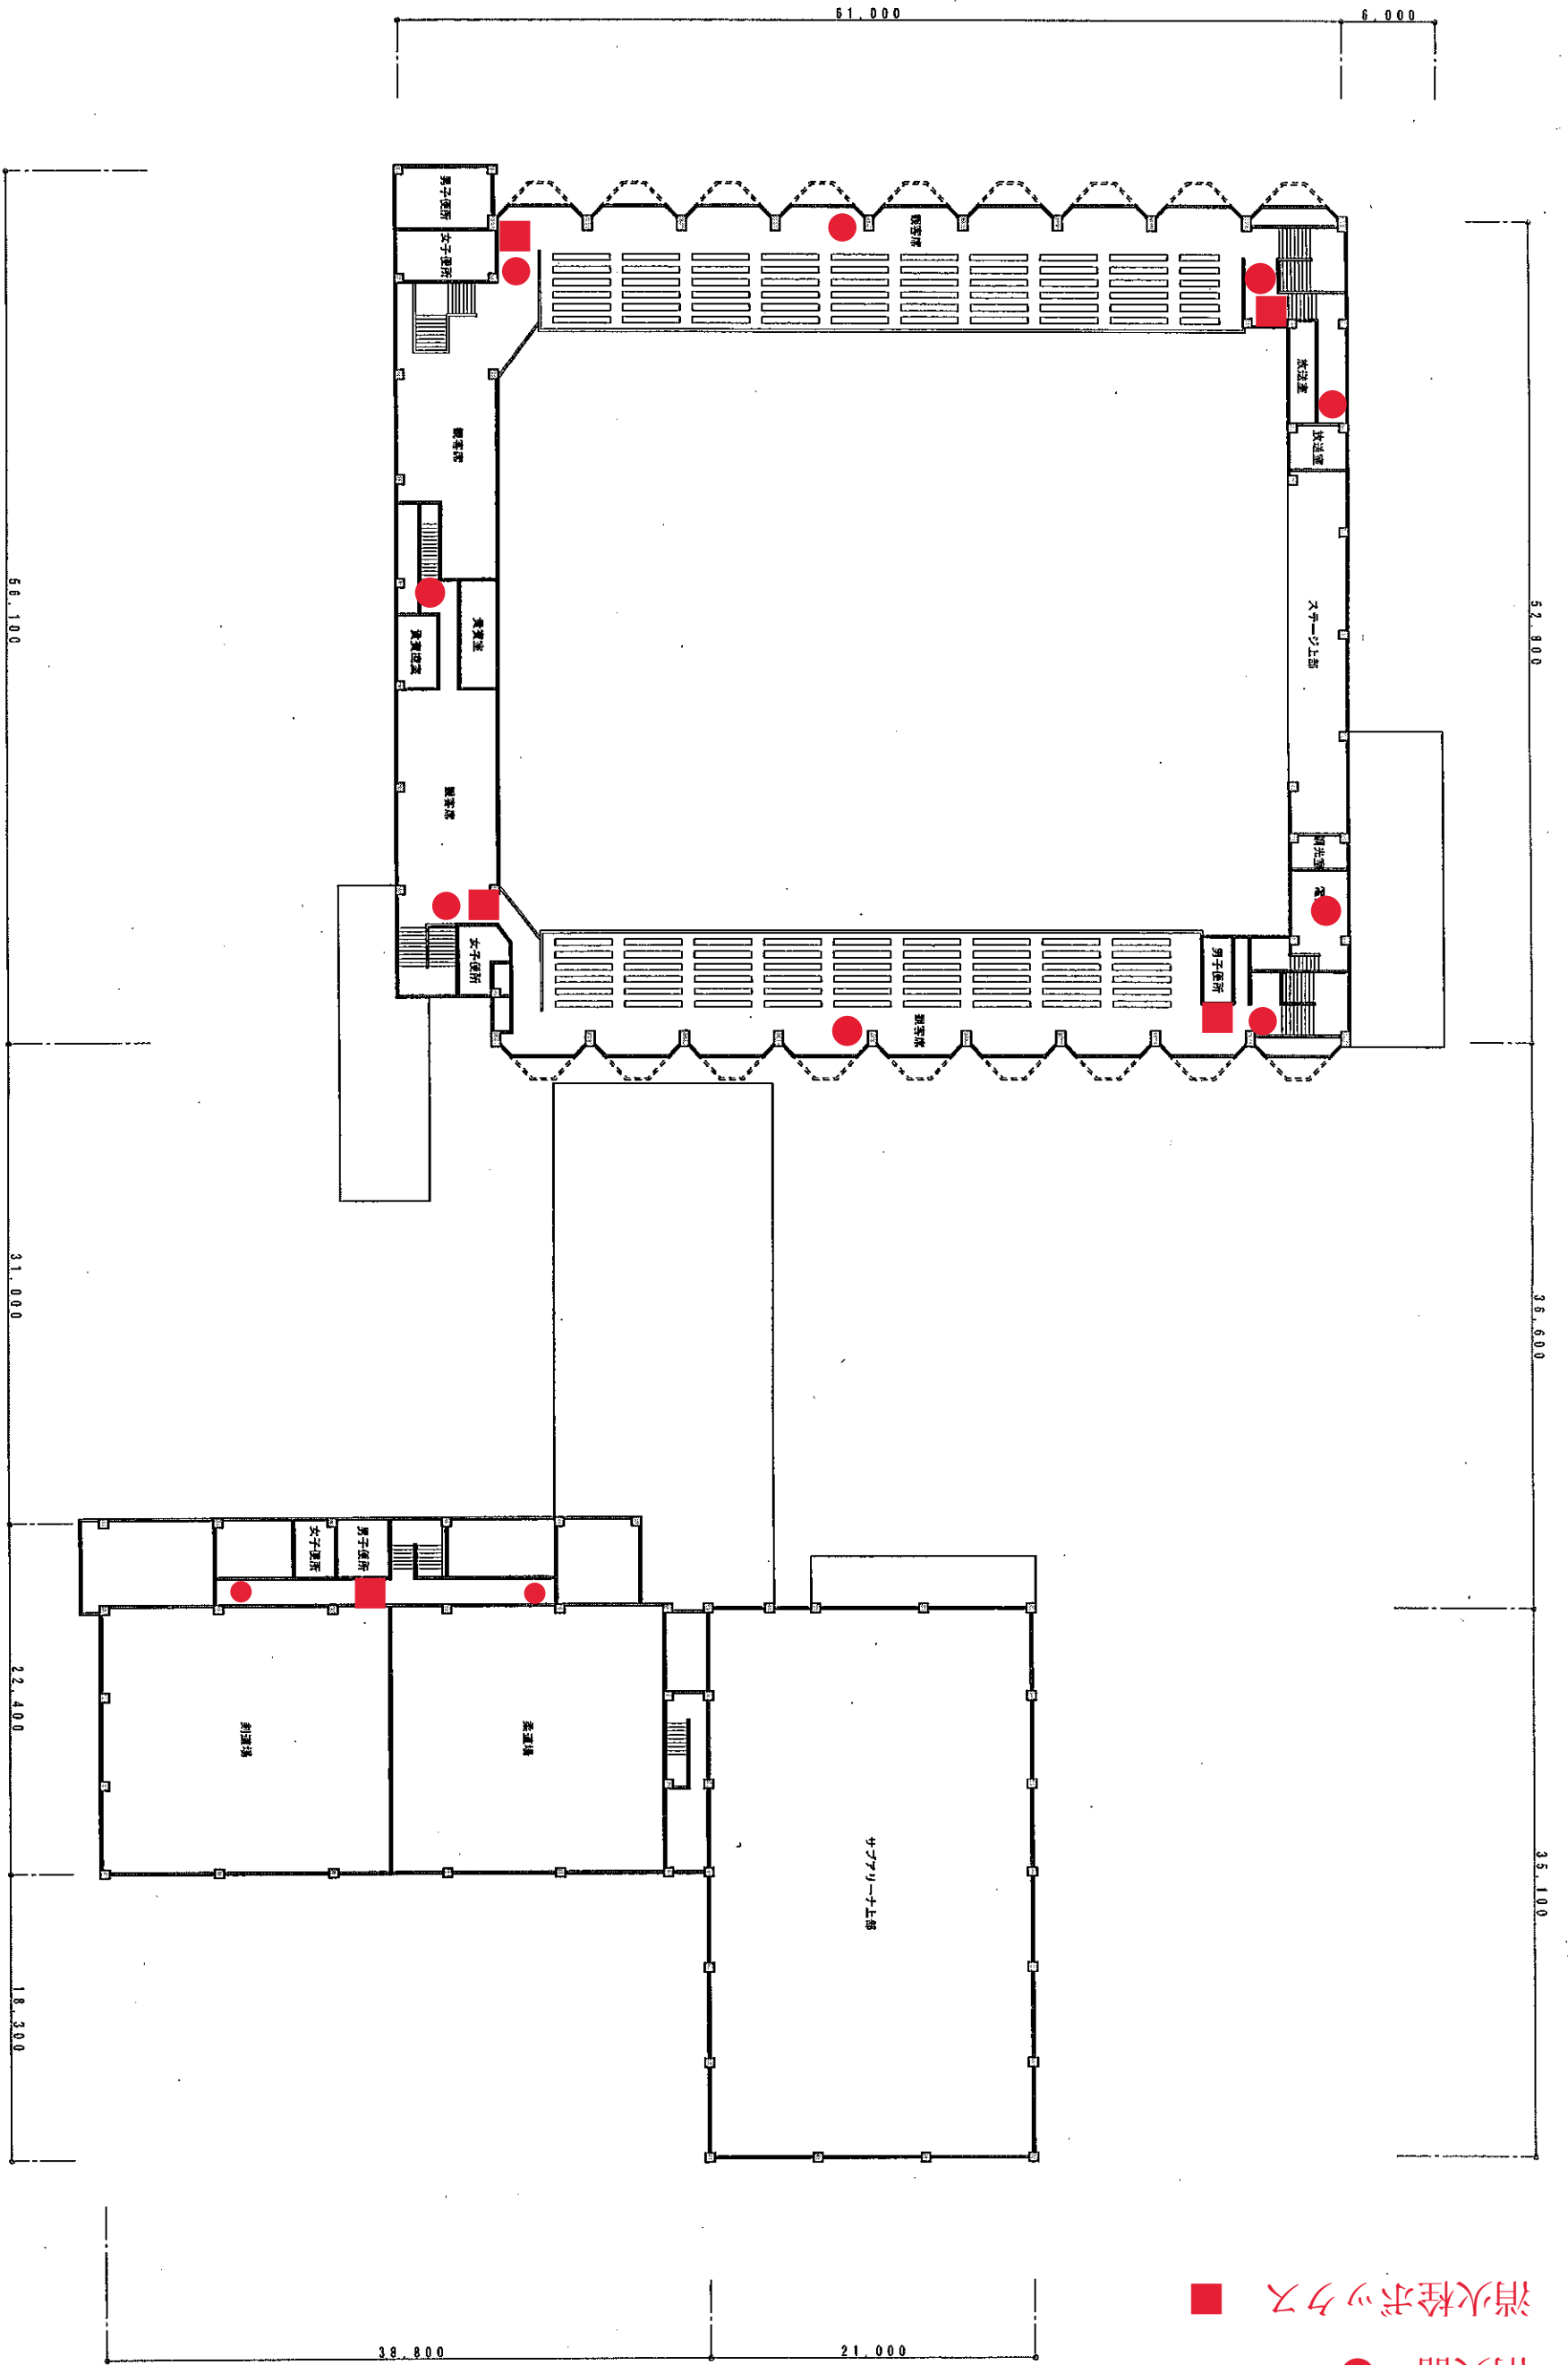

縮尺 1:500  
工事名称 緑ヶ丘スポーツ公園・体育館  
図面名称 2階平面図

